


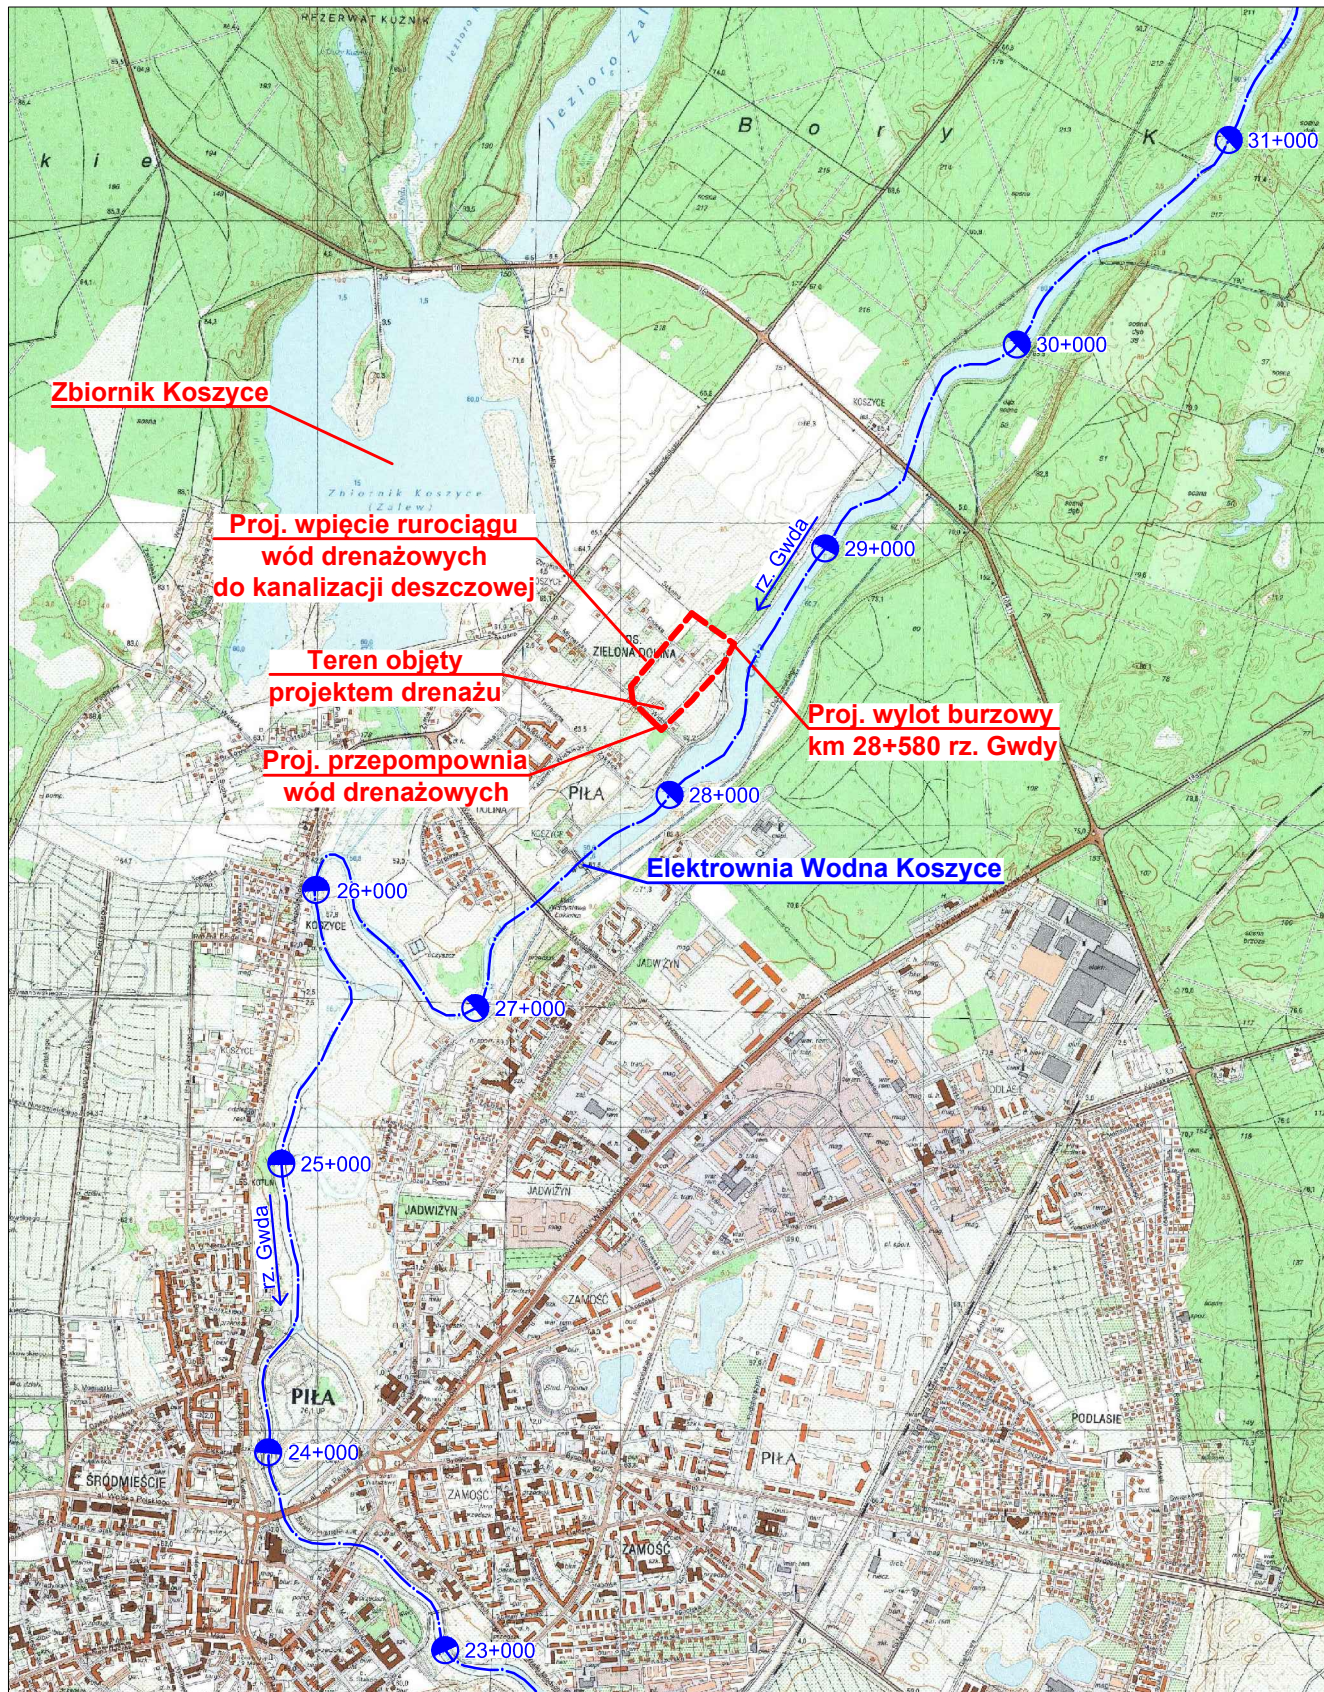

Sp. z o.o.

Projektował	mgr inż. Krystian Karczewski <i>specjalność: inżynierska hydrotechniczna upr. nr WKP/0380/POOH/19</i>
Asystent projektanta	mgr inż. Karolina Herudaj
Sprawdził	mgr inż. Damian Franczak <i>specjalność: konstrukcyjno-budowlana upr. nr WKP/0210/ZOOK/06</i>

Stadium: **PROJEKT ZAGOSPODAROWANIA TERENU**

Data: 08.12.2025r.

Inwestycja:

Projekt Budowlany sieci drenażowej w rejonie osiedla Koszyce - Etap I

Nazwa rysunku:

Mapa poglądowa

Nr arch.: 3513/24
Nr zlecenia: ZIR-1/Projekt/2024
Skala: 1:25 000
Nr rys.: **1**